

СХЕМА РАСПОЛОЖЕНИЯ ГРАНИЦ ПУБЛИЧНОГО СЕРВИТУТА

Объект: «Строительство четырех КЛ 0,4 кВ от РУ 0,4 кВ ТП-44326. Реконструкция РУ 0,4 кВ ТП-44326: (установка приборов учета э/э) для электроснабжения многоквартирной жилой застройки (многоквартирный дом) по адресу: Пермский край, Пермский район, Кондратовское с/п, д. Кондратово, д. Кондратово, ул. Водопроводная, (кад. № 59:32:063006:17628)»


Местоположение объекта: Пермский край, Пермский муниципальный округ, д. Кондратово

Площадь земель или части земельного участка, кв.м.: 644

Категория земель: земли населенных пунктов

Вид разрешенного использования земельного участка: -

Цель использования: под объекты инженерного оборудования электроснабжения

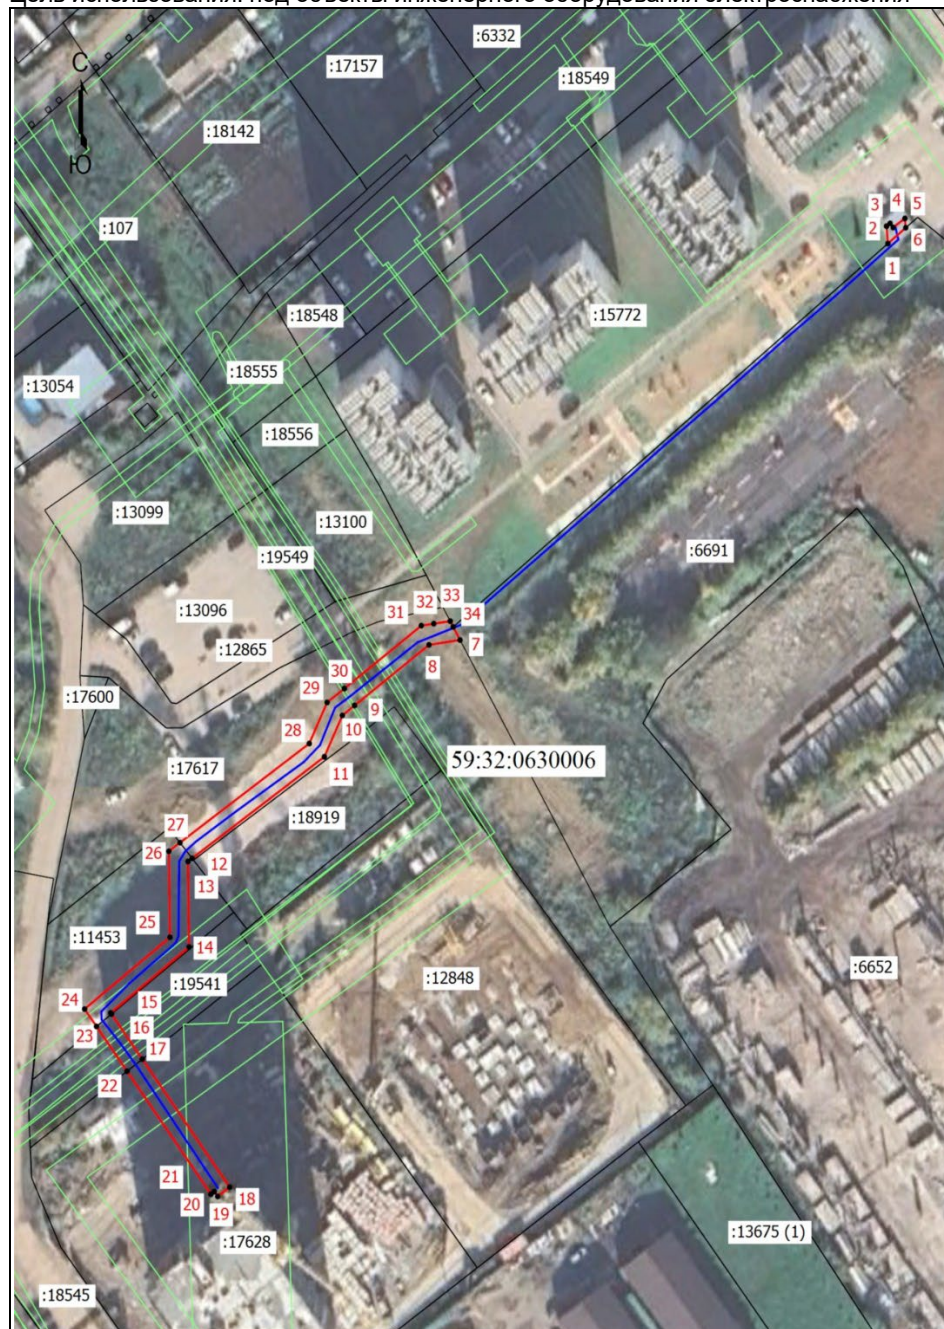

Координаты характерных точек (МСК-59 , зона 2)		
№ п/п	X	Y
1	515374,63	2224427,95
2	515378,07	2224427,67
3	515378,64	2224428,42
4	515377,81	2224429,05
5	515379,62	2224431,54
6	515377,74	2224431,70
1	515374,63	2224427,95
7	515296,08	2224337,70
8	515295,11	2224331,15
9	515283,09	2224315,46
10	515281,13	2224312,88
11	515272,93	2224309,09
12	515252,81	2224281,18
13	515252,18	2224280,31
14	515235,24	2224280,54
15	515222,18	2224264,01
16	515221,95	2224264,18
17	515213,01	2224270,67
18	515187,65	2224289,10
19	515185,82	2224286,58
20	515186,78	2224285,87
21	515186,27	2224285,16
22	515210,63	2224267,46
23	515219,48	2224261,02
24	515222,94	2224258,51
25	515237,16	2224276,51
26	515254,21	2224276,28
27	515255,91	2224278,63
28	515275,56	2224305,90
29	515283,70	2224309,66
30	515286,45	2224313,30
31	515298,91	2224329,53
32	515299,30	2224332,15
33	515299,81	2224335,63
34	515298,66	2224336,26
7	515296,08	2224337,70

Масштаб 1: 1500

Условные обозначения:

- - Граница кадастрового квартала
- - Граница земельного участка, согласно сведениям из ЕГРН
- - Граница зоны с особыми условиями использования
- - Граница публичного сервитута
- - Граница сооружения, планируемого к строительству
- 59:32:0630006 - Номер кадастрового квартала
- :12848 - Кадастровый номер земельного участка
- 1 - Обозначение новой характерной точки